



WEWNĘTRZNA INSTALACJA
KANALIZACJI SANITARNEJ
RZUT PARTERU
skala 1:100

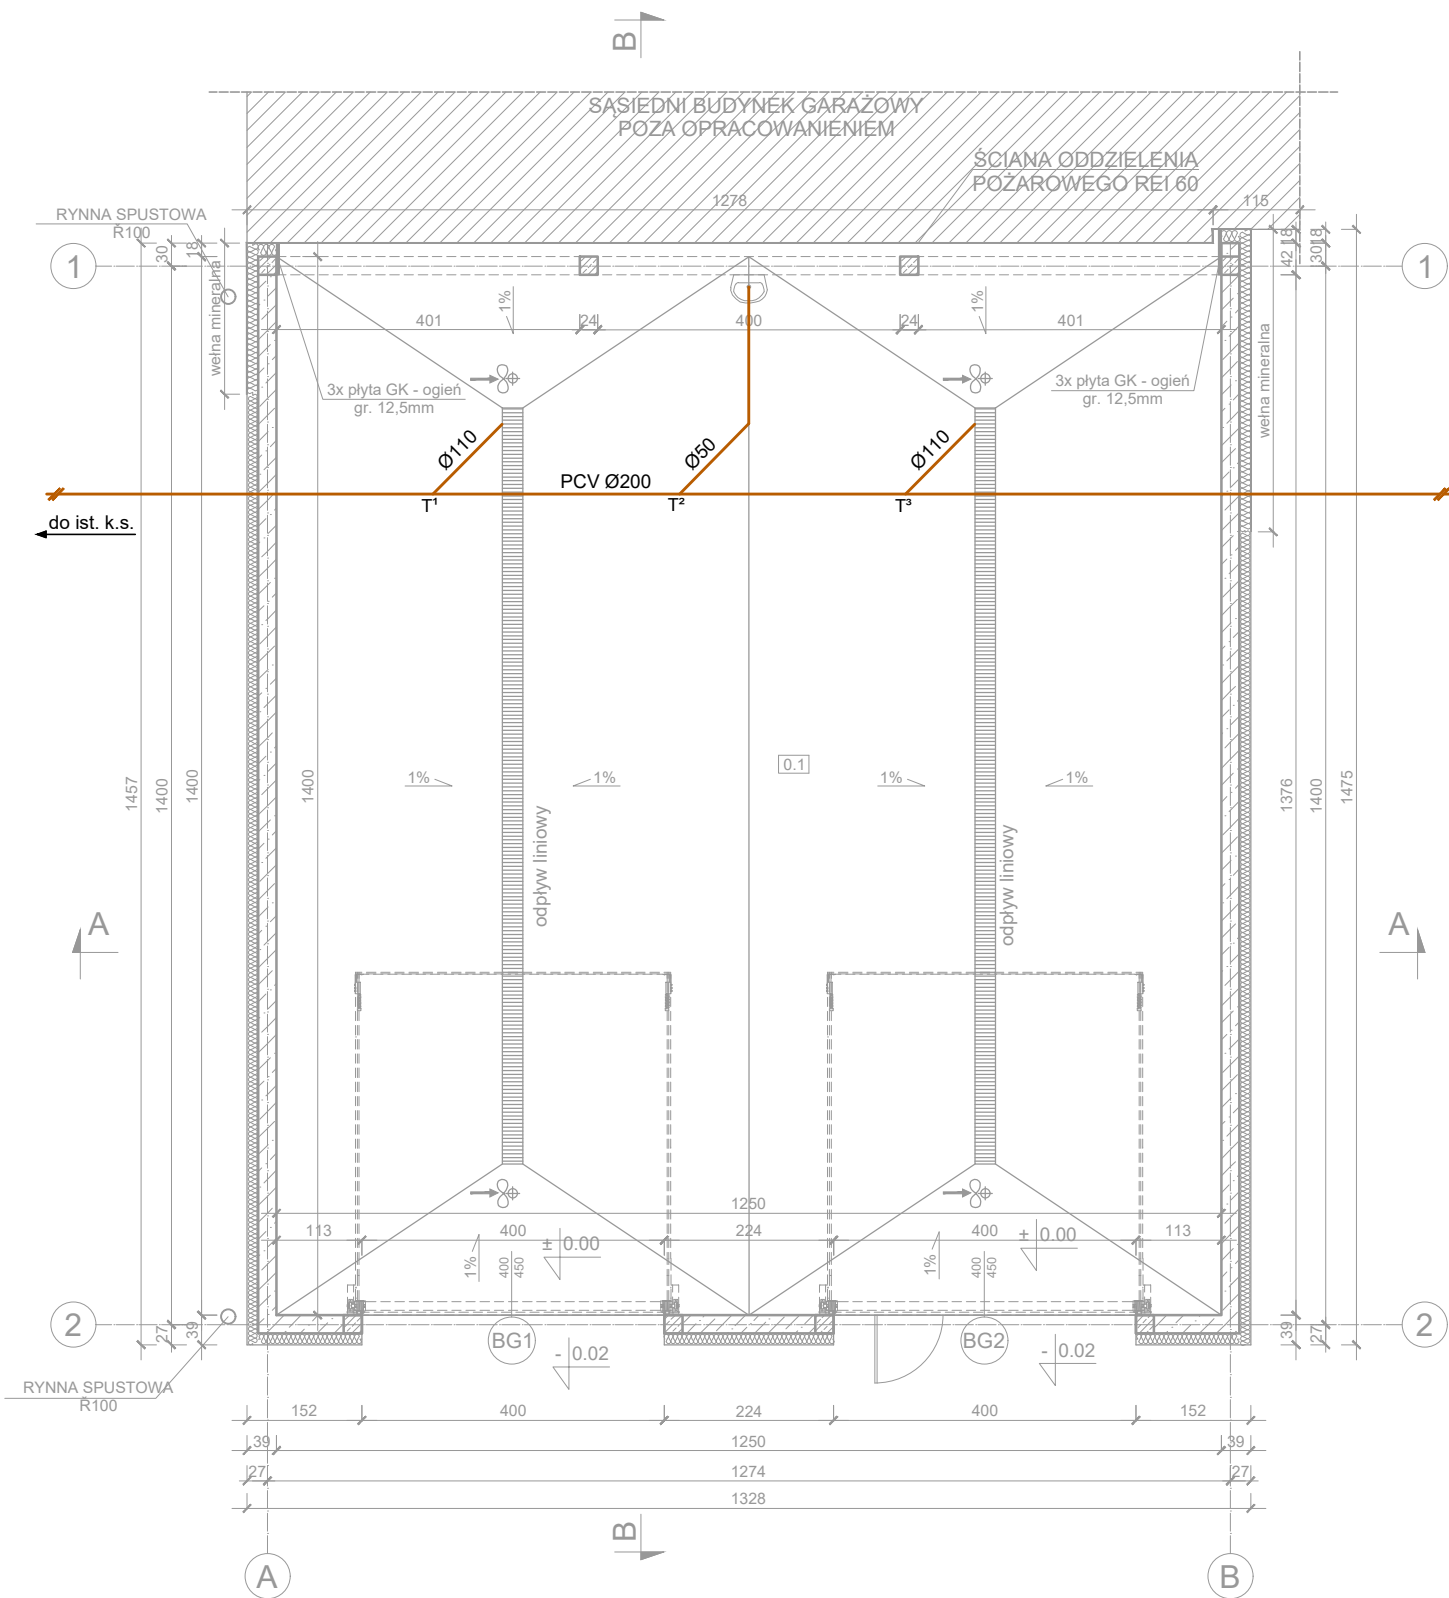

PARTER	BILANS POWIERZCHNI		
NR POM.	NAZWA POMIESZCZENIA	RODZAJ POSADZKI	POW. UŻYTKOWA [m²]
0.1	GARAŻ DWUSTANOWISKOWY	-	175.00
RAZEM			175.00

OZNACZENIA:
proj. kanalizacja sanitarna - przewody
ułożone pod posadzką parteru

 MIM·ARCHITEKCI AUTORSKA PRACOWNIA PROJEKTOWA		ul. Armii Krajowej 66e 83-110 Tczew tel. +48 509 374 384 mimarchitekci@gmail.com	
INWESTOR:	ZAKŁAD WODOCIĄGÓW I KANALIZACJI SP. Z O.O. UL. CZATKOWSKA 8 83-110 TCZEW		
INWESTYCJA:	ROZBUDOWA BUDYNKU GARAŻU DZ. NR 4/27, JEDN. EW. 221401_1, TCZEW		
PROJEKTANT:	mgr inż. Henryk Baniecki	uprawniony do projektowania w specjalności konstrukcyjnej wszystkich obiektów budowlanych, projektów instalacji i urządzeń sanitarnych z wyjątkiem i architektonicznych z wyjątkiem skomplikowanych 46Gd/75	
SPRAWDZIŁ:	mgr inż. Tomasz Polajdowicz	upr. do projektowania bez ograniczeń w spec. instalacyjnej w zakresie sieci, instalacji i urządzeń cieplnych, wentylacyjnych, gazowych, wodociagowych i kanalizacyjnych POM/0046/POOS/09	
BRANŻA:	SANITARNA	SKALA:	DATA:
		1:100	2019.10
RYSUNEK:	WEWNĘTRZNA INSTALACJA KANALIZACJI SANITARNEJ RZUT PARTERU		S2