


ZBROJENIE POSZERZANEGO BIEGU SCHODOWEGO
skala 1:25

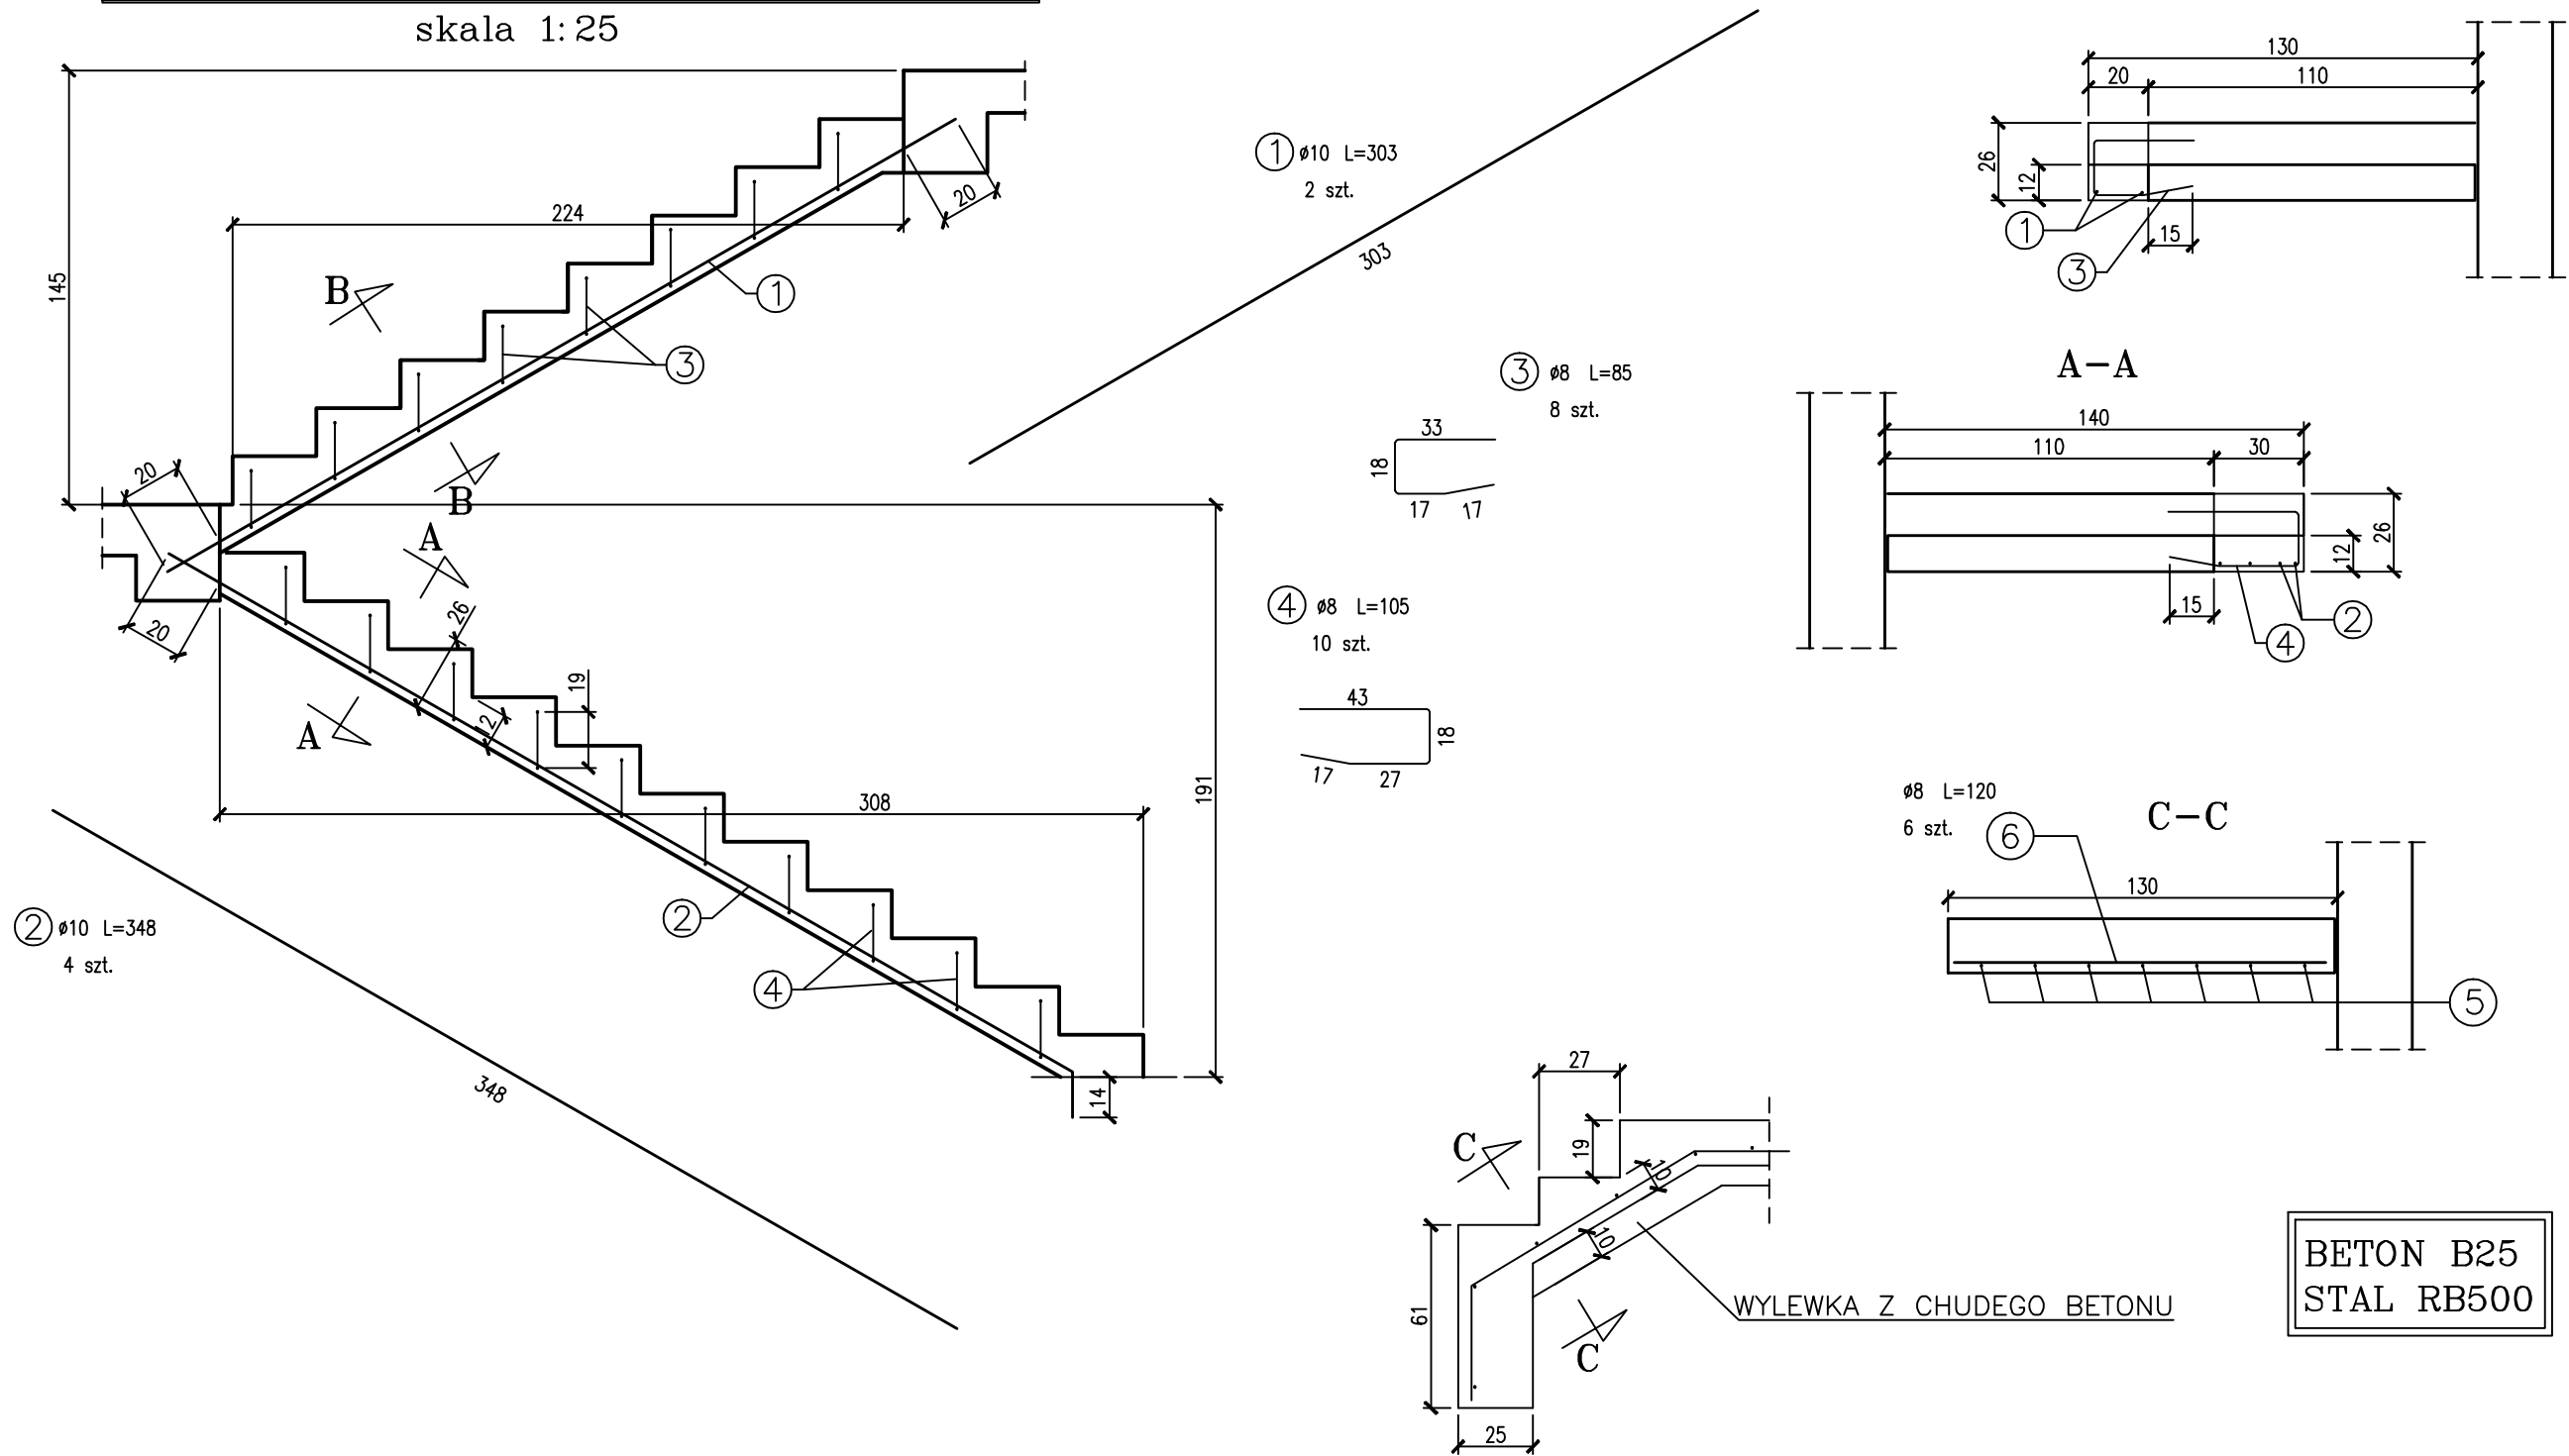

Σ = 26,3			Suma		kg	13,98	12,33	0,00	
			masa		kg/mb	0,394	0,617	1,58	
			Suma		mb	35,5	19,98	0	
SCHODY POSZE- RZANE									
	6	8	120	6	7,2				
	5	8	157	7	11,0				
	4	8	105	10	10,5				RB500
	3	8	85	8	6,8				RB500
	2	10	348	4		13,9			RB500
1	10	303	2		6,1			RB500	
nazwa elementu		Poz.	Ø	długość [cm]	szt.	Ø8	Ø10	Ø16	uwagi
				ilość					

PRĘTY WKLEJANE DO ISTNIEJĄCYCH PŁYT, PODCIĄGÓW
I POSADZEK NA KLEJ WKRĘT-MET WAF 380EA.

PROMINAT		inwestor: Zakład Wodociągów i Kanalizacji Sp. z o.o. ul. Czatkowska 8 83-110 Tczew	
Projektant: mgr inż. MAREK CZAPIEWSKI uprawnienia w specjalności konstrukcyjno-budowlanej nr ewid. POM/0209/P00K/04		nazwa inwestycji: ROZBUDOWA BUDYNKU BIUROWEGO na terenie Zakładu Wodociągów i Kanalizacji w Tczewie	
Sprawdził:		lokalizacja: Tczew ul. Czatkowska 8 działka nr 4/27 woj. pomorskie	
		treść rysunku: ZBROJENIE POSZERZANEGO BIEGU SCHODOWEGO	
		data: 05.2009 faza: PROJ. BUD. ZASTĘPCZY nr proj: K-3/2008	
		skala: 1:25 branża: KONSTRUKCJA nr rys: K-13-Z	