


RZUT PARTERU skala 1:100

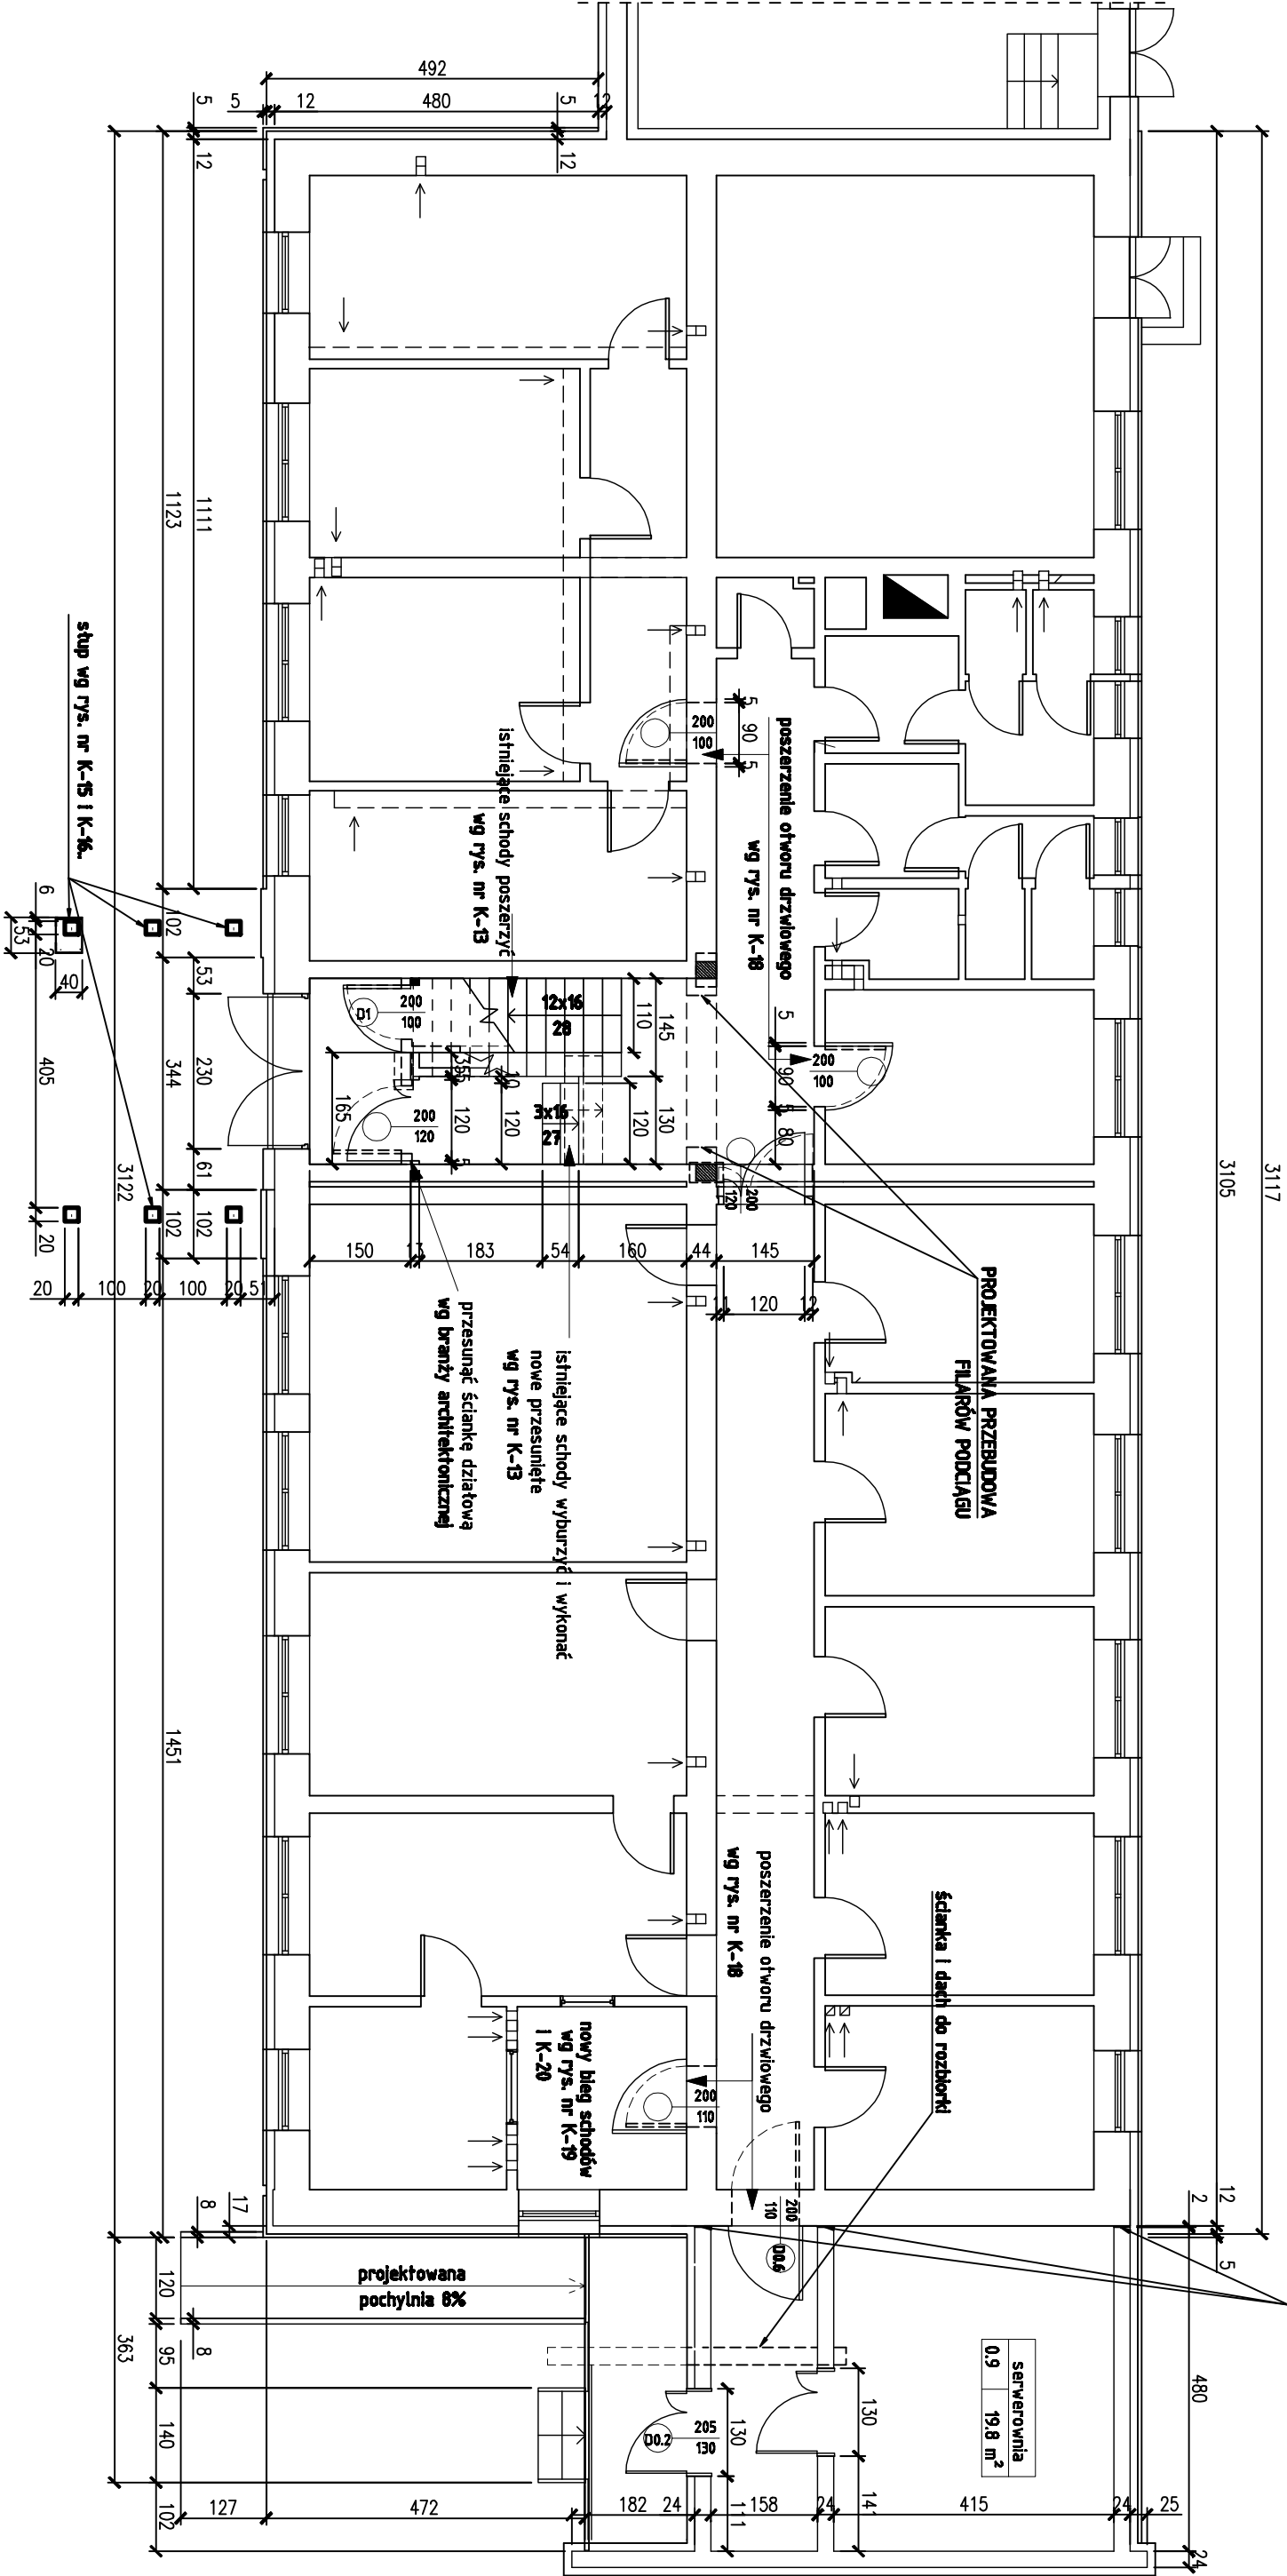

CZĘŚ NOWO PROJEKTOWANA
PROJEKTOWANA DYLATACJA

PROMINAT

Projektant: mgr inż. MAREK CZAPIEWSKI uprawnienia w specjalności konstrukcyjno-budowlanej nr ewid. POM/0209/POM/04		Inwestor: Zakład Wodociągów i Kanalizacji Sp. z o.o. ul. Czatkowska 8 83-110 Tczew	
Sprawdził:		Lokalizacja: Tczew ul. Czatkowska 8 działka nr 4/27 woj. pomorskie	
Data: 05.2009		Treść rysunku: RZUT PARTERU	
Skala: 1:100		Faza: PROJ. BUD. ZASTĘPCZY nr rys: K-2-Z	