

USŁUGI GEODEZYJNO – KARTOGRAFICZNE
ALFA – Tomasz Brange
83-111 Miłobądz, Zajaczkowa 36
tel. 502 805 900, 502 401 440
NIP 593-186-37-40

Województwo:Pomorskie
Powiat:tczewski
Jednostka ewidencyjna:221401_1, Tczew-M
Obręb:0001
Położenie:ul. Czatkowska

MAPA DO CELÓW PROJEKTOWYCH

SKALA 1:500

Sekcje mapy: 6.215.27.09.3.1; 6.215.27.09.1.3

Działki: 4/27

ID: 66401717.2019

Układ wsp. płaskich: 2000 strefa 6 (18)

Poziom odniesienia: Kronsztadt 86

Mapa powstała w wyniku aktualizacji pozyskanego pliku kcd. programu TurboMap v 9.2
o bezpośredni pomiar w terenie. Nie wyklucza się istnienia w terenie innych, nie wykazanych
na niniejszej mapie urządzeń podziemnych które nie zostały zgłoszone do inwentaryzacji.


Dla działek objętych zakresem opracowania nie przeprowadzono badania Ksiąg Wieczystych
pod kątem występowania ewentualnych obciążeń służebnościami gruntowymi.

Nie badano stanu prawnego granic.

Mapa aktualna na dzień 09.10.2019

Mapę opracowano 10.10.2019

GEODETA UPRAWNIONY
Tomasz Brange
nr GGK 19864
tel. 502 805 900

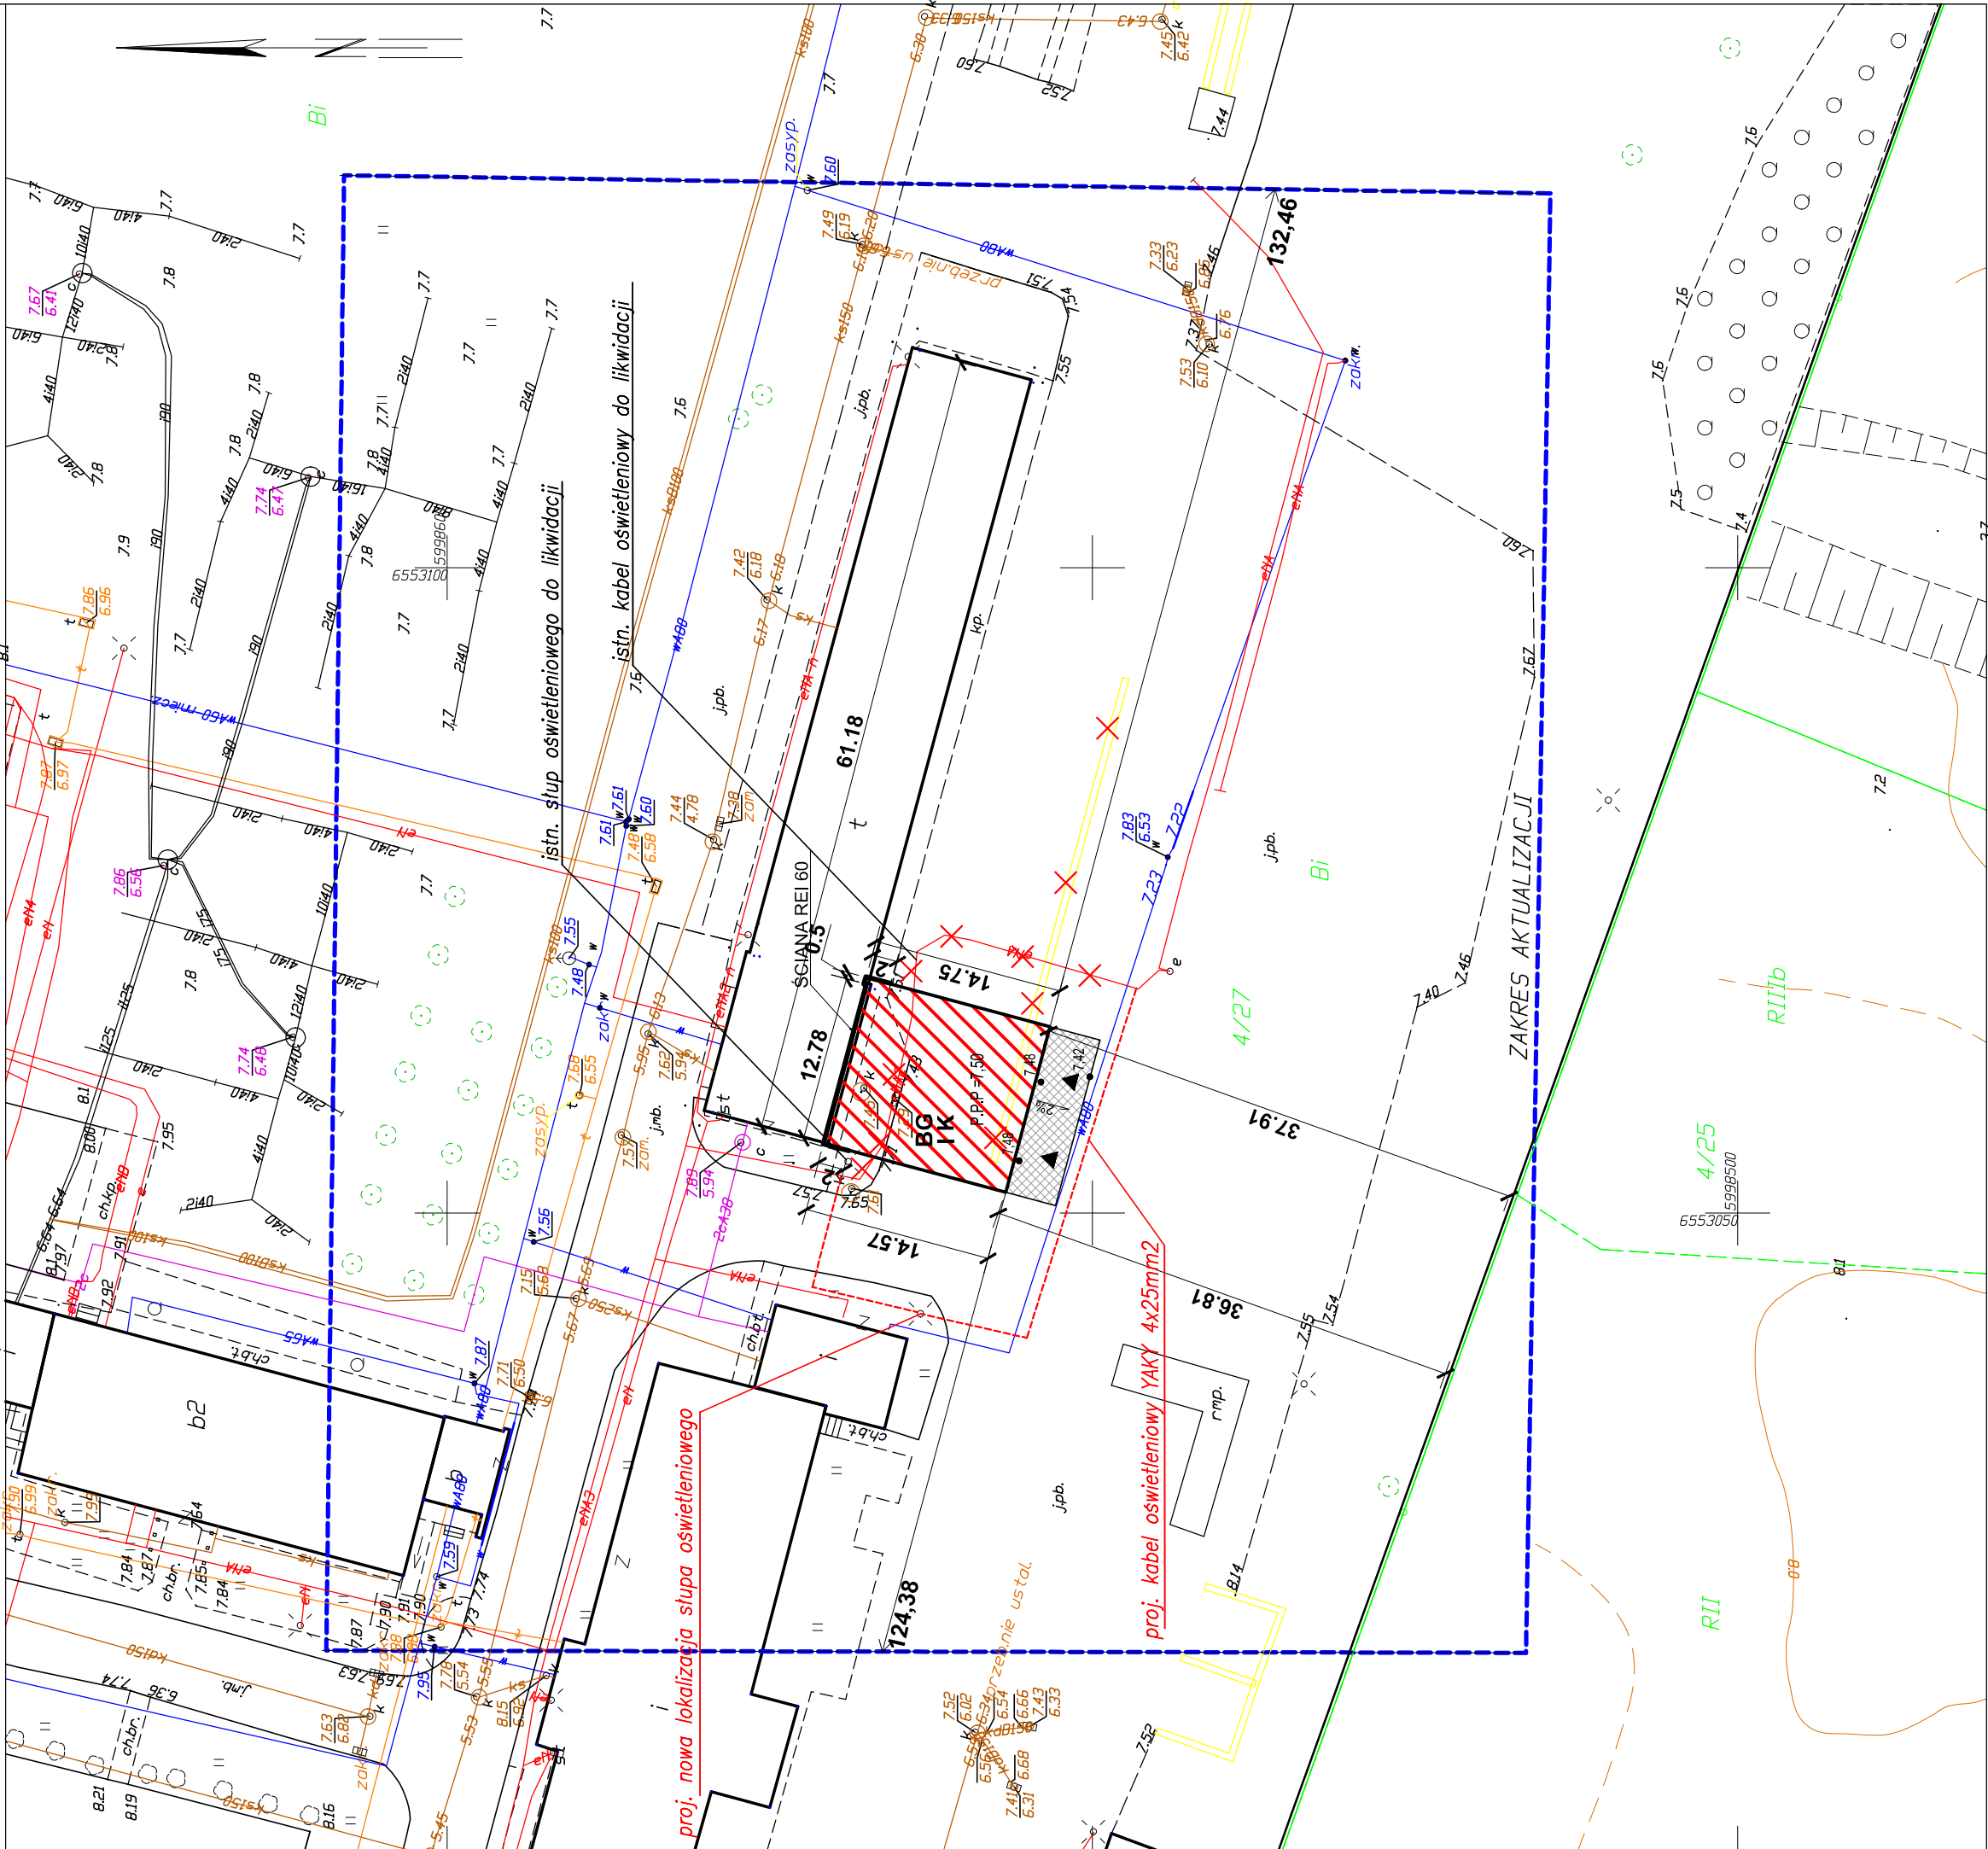

ZAGOSPODAROWANIE TERENU

POWIERZCHNIA DZIAŁKI 84 152,00M²
POWIERZCHNIA ZABUDOWY 2 970,32M² - 3,53% p.t.
POWIERZCHNIA UTWARDZONA 14 795,49M² - 17,58%p.t.
POWIERZCHNIA BIOLOGICZNE CZYNNA 66 386,21M² - 78,89%p.t.

LEGENDA:

PROJEKTOWANE ELEMENTY ZAGOSPODAROWANIA TERENU

A - K ZAKRES OPRACOWANIA

P.P.P =2,0 RZĘDNA POSADOWIENIA PARTERU

BG BUDYNEK GARAZOWY

IK PROJEKTOWANY BUDYNEK ILOŚĆ KONDYGNACJI

ZAKRES OPRACOWANIA MAPA

PROJEKTOWANY BUDYNEK

ISTNIEJĄCE BUDYNKI

OBIEKTY DO LIKWIDACJI

PROJEKTOWANA RZĘDNA TERENU

PROJEKTOWANE KOSTKA BRUKOWA

PROJEKTOWANA ZIELEŃ NISKA

1:50



MIM-ARCHITEKCI
AUTORSKA PRACOWNIA PROJEKTOWA

ul. Armii Krajowej 66e
83-110 Tczew
tel. +48 509 374 384
mimarchitekci@gmail.com

INWESTOR: ZAKŁAD WODOCIĄGÓW I KANALIZACJI SP. Z O.O.
UL. CZATKOWSKA 8
83-110 TCZEW

INWESTYCJA: ROZBUDOWA BUDYNKU GARAŻU
DZ. NR 4/27, JEDN. EW. 22/1401/1, TCZEW

OŚWIADCZENIE: POTWIERDZENIE ZA ZGODNOŚĆ MAPY Z ORYGINAŁEM PRZYSTĘPNYM
DO PAŃSTWOWEGO ZASOBU GEODEZYJNEGO I KARTOGRAFICZNEGO -
NIZEJ PODPISANI

mgr inż. Radosław Brdyńkiewicz	upr. do projektowania bez ograniczeń w specjalności sieci i instalacje elektryczne nr POW0004/PW0206
inż. Mariusz Trzeciak	upr. do projektowania bez ograniczeń w specjalności sieci i instalacje elektryczne nr 89/Gd/01
PROJEKTANT:	

ELEKTRYCZNA

SKALA:

DATA:

1:500

2019.09

ZAGOSPODAROWANIE
TERENU

E-PZT