



RZUT PARTERU

skala 1:100

I PIĘTRO		BILANS POWIERZCHNI		
NR POM.	NAZWA POMIESZCZENIA	RODZAJ POSADZKI	POW. UŻYTKOWA [m.]	
0.1	GARAŻ DWUSTANOWISKOWY	-	175	
RAZEM			175,00	

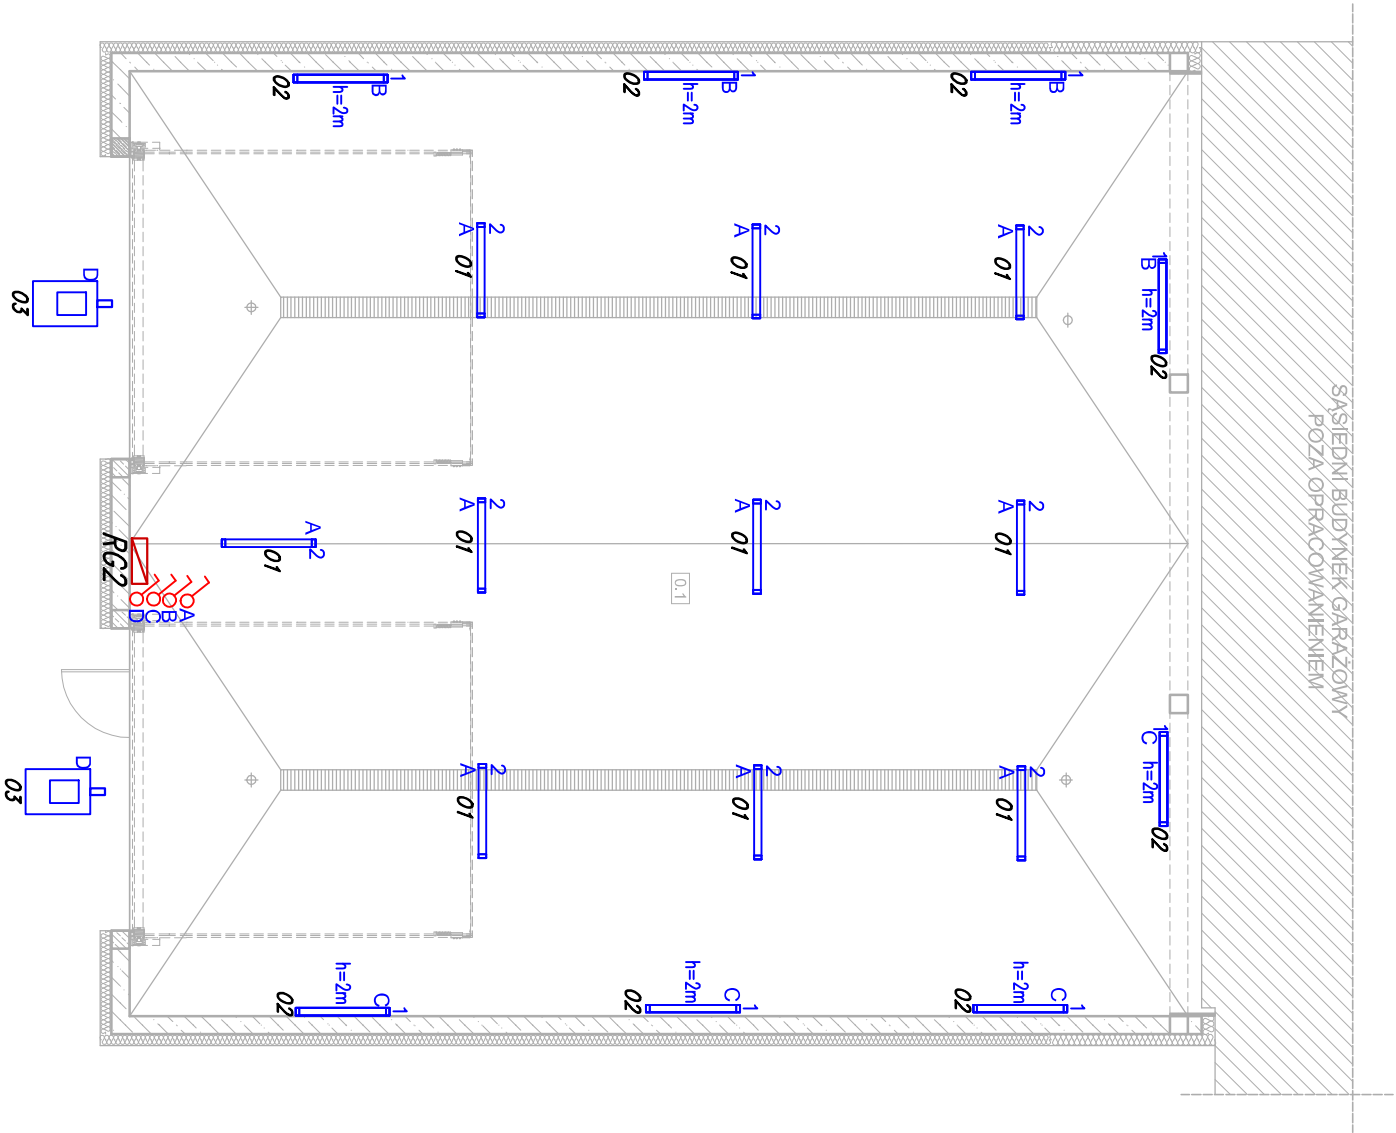

	<i>łącznik pojedynczy</i>	
	<i>Oprawa szczelna 9800lm, 4000K, IP66</i>	<i>70 W</i>
	<i>Oprawa szczelna 7800lm, 4000K, IP66</i>	<i>56 W</i>
	<i>Nawielniacz IP66, 4000K, 11000lm</i>	<i>120 W</i>

 MIM-ARCHITEKCI AUTORSKA PRACOWNIA PROJEKTOWA		ul. Armii Krajowej 66e 83-110 Tczew tel. +48 509 374 384 mimarchitekci@gmail.com	
INWESTOR:	ZAKŁAD WODOCIĄGÓW I KANALIZACJI SP. Z O.O. UL. CZĄTKOWSKA 8 83-110 TCZEŃ		
INWESTYCIJA:	ROZBUDOWA BUDYNKU GARAŻU DZ. NR 4/27, JEDN. EW. 221401_1, TCZEŃ		
PROJEKTANT:	mjr inż. Radosław Brydankiewicz	upr. do projektowania bez ograniczeń w specjalności sieci i instalacje elektryczne nr POM/0004/PWCE/06	
SPRAWDZILI:	inż. Mariusz Trzeciak	upr. do projektowania bez ograniczeń w specjalności sieci i instalacje elektryczne nr 89/Gd/01	
BRANŻA:	ELEKTRYCZNA	SKALA:	DATA:
		1:100	2019.10
RYSUJEK:	Oświetlenie ogólne - RZUT PARTERU		E2